


Schnitt A-A

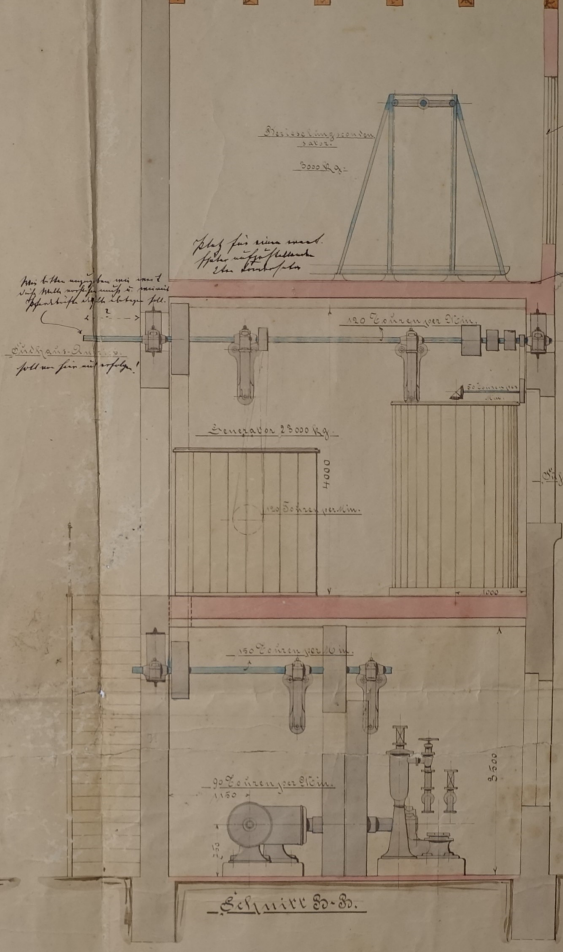

Schnitt B-B

Man hat hier!  
 nicht nur die  
 Maschine, sondern  
 die gesamte  
 Anlage in der  
 richtigen  
 Höhe zu  
 bringen!


Man hat hier  
 nicht nur die  
 Maschine, sondern  
 die gesamte  
 Anlage in der  
 richtigen  
 Höhe zu  
 bringen!

Rüststellungsplan  
 einer Heiz- u. Kühlmaschinen-Anlage  
 für  
 Herrn Hilfergilt Besitzer Fr. Spandauer  
 in Elbsfeld.  
Flaasfeld


- Heizleistung —
- Kühlleistung —
- Wasserverbrauch —

Die Fundamente werden nach vorliegenden Zeichnungen

Grundriss vom Wassermaschinenraum

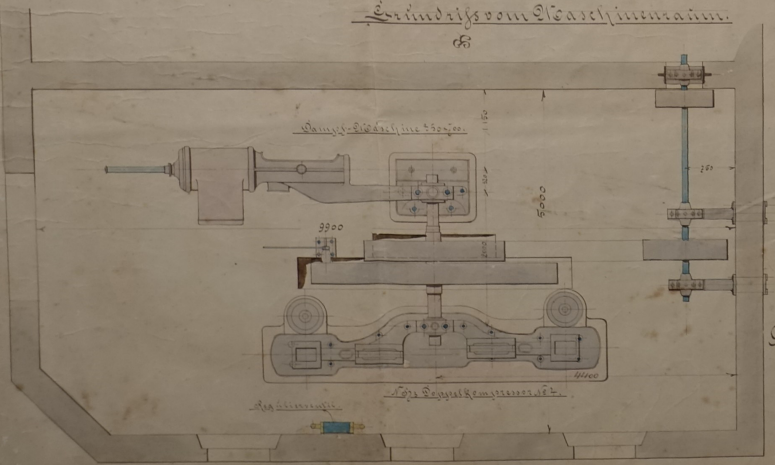




Grundriss vom Heizmaschinenraum

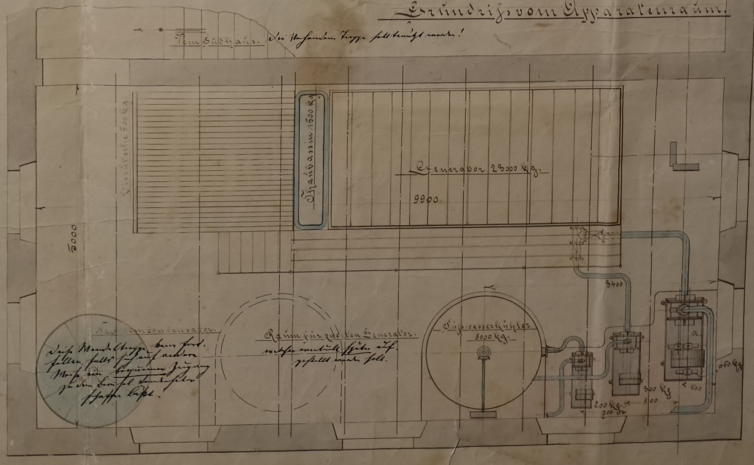


Das Zeichnung darf nicht ohne  
 meine Erlaubnis, insbesondere nicht  
 ohne meine schriftliche Genehmigung,  
 in irgend welcher Form oder durch  
 irgend welche Mittel, ohne meine  
 schriftliche Genehmigung, vervielfältigt  
 oder in irgend welcher Weise  
 veröffentlicht werden.

Dr. Ing. H. G. ...  
 ...


Scale 1:500

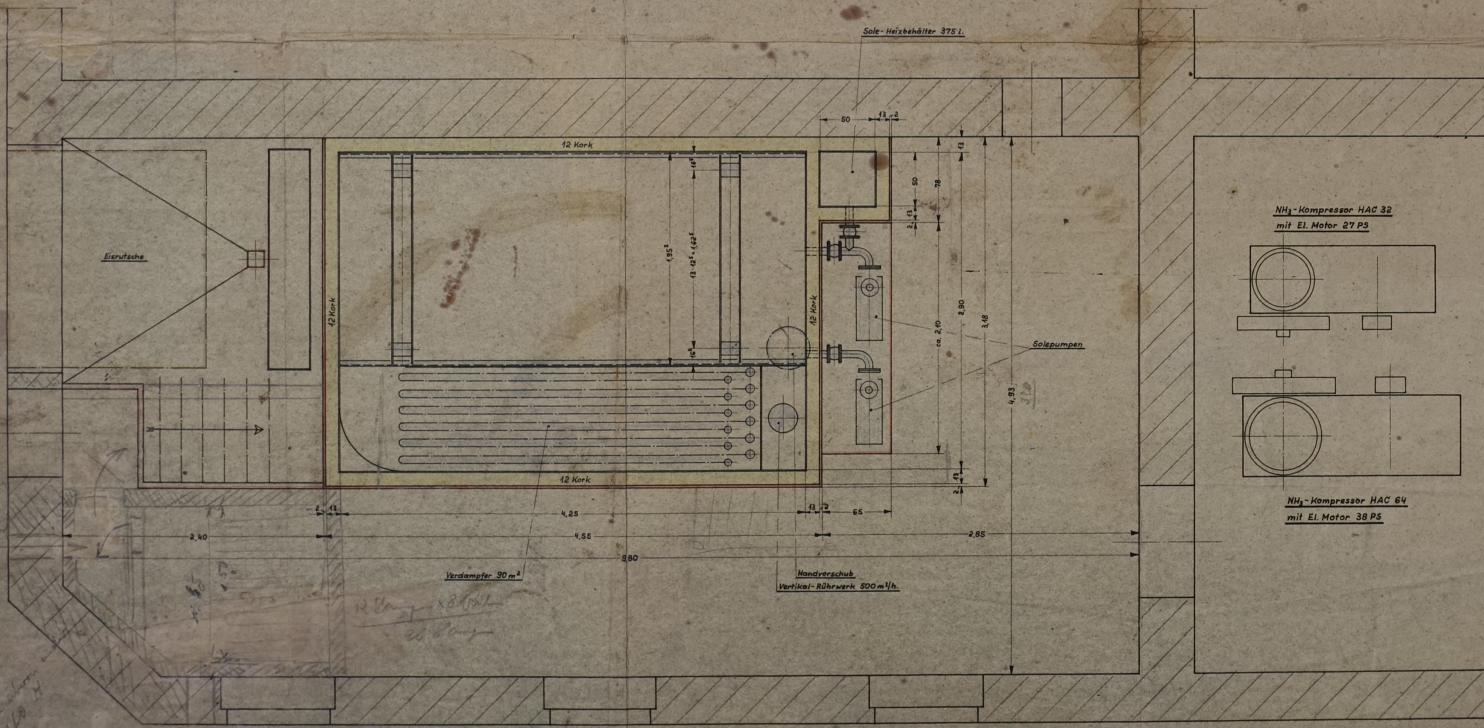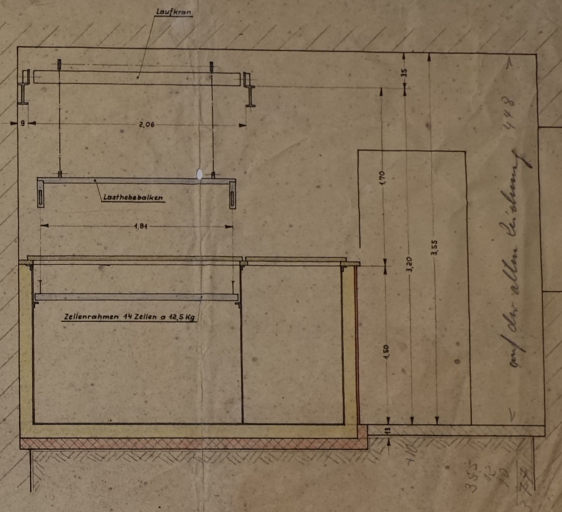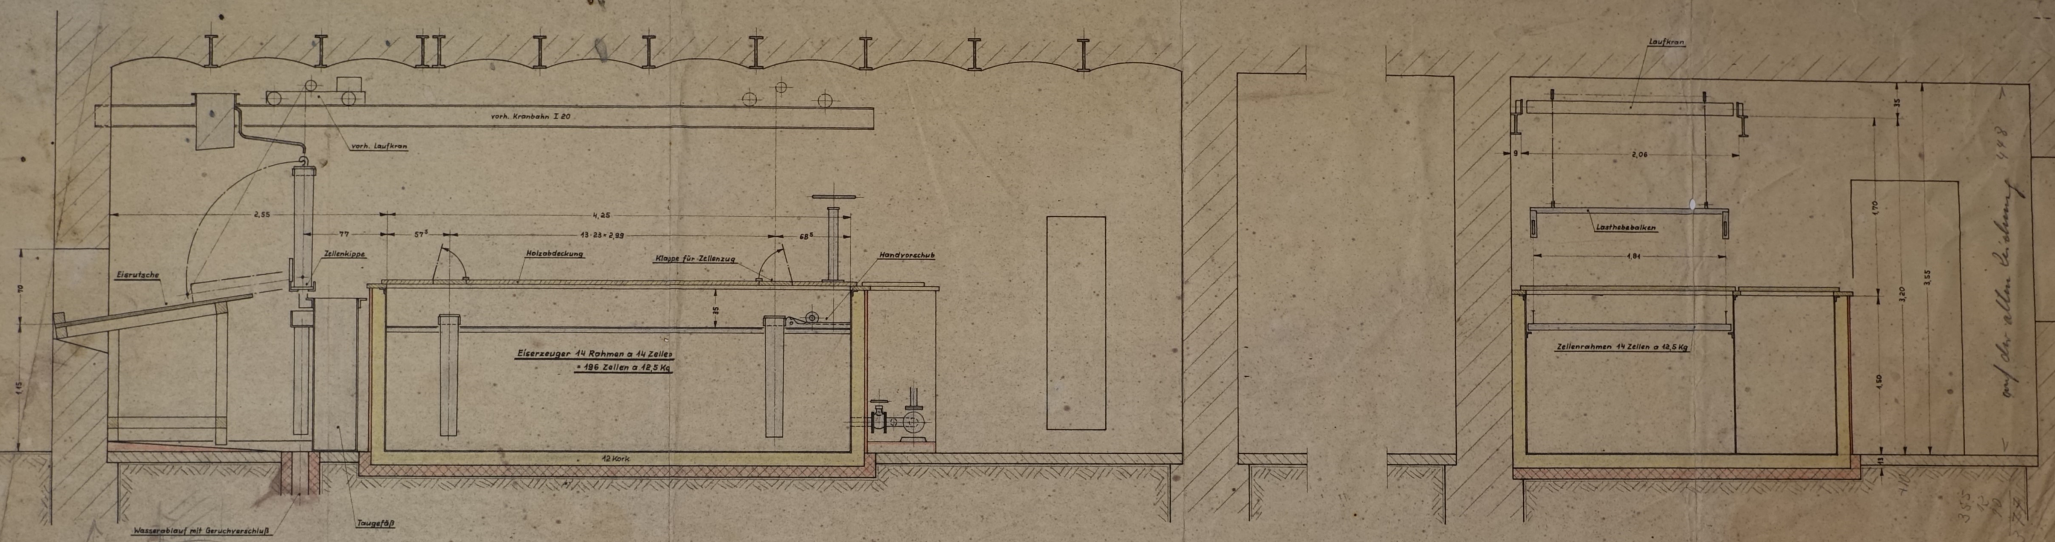

 Nit-Kompressor HAC 32  
mit El. Motor 27 PS



 Nit-Kompressor HAC 64  
mit El. Motor 38 PS



Maßstab	Datum	gezeichnet
1:25	18.8.60	AL

Aufstellungsplan zum  
Eiserzeuger 496 Zellen a 425K

10396/01